


## RZUT PIĘTRA

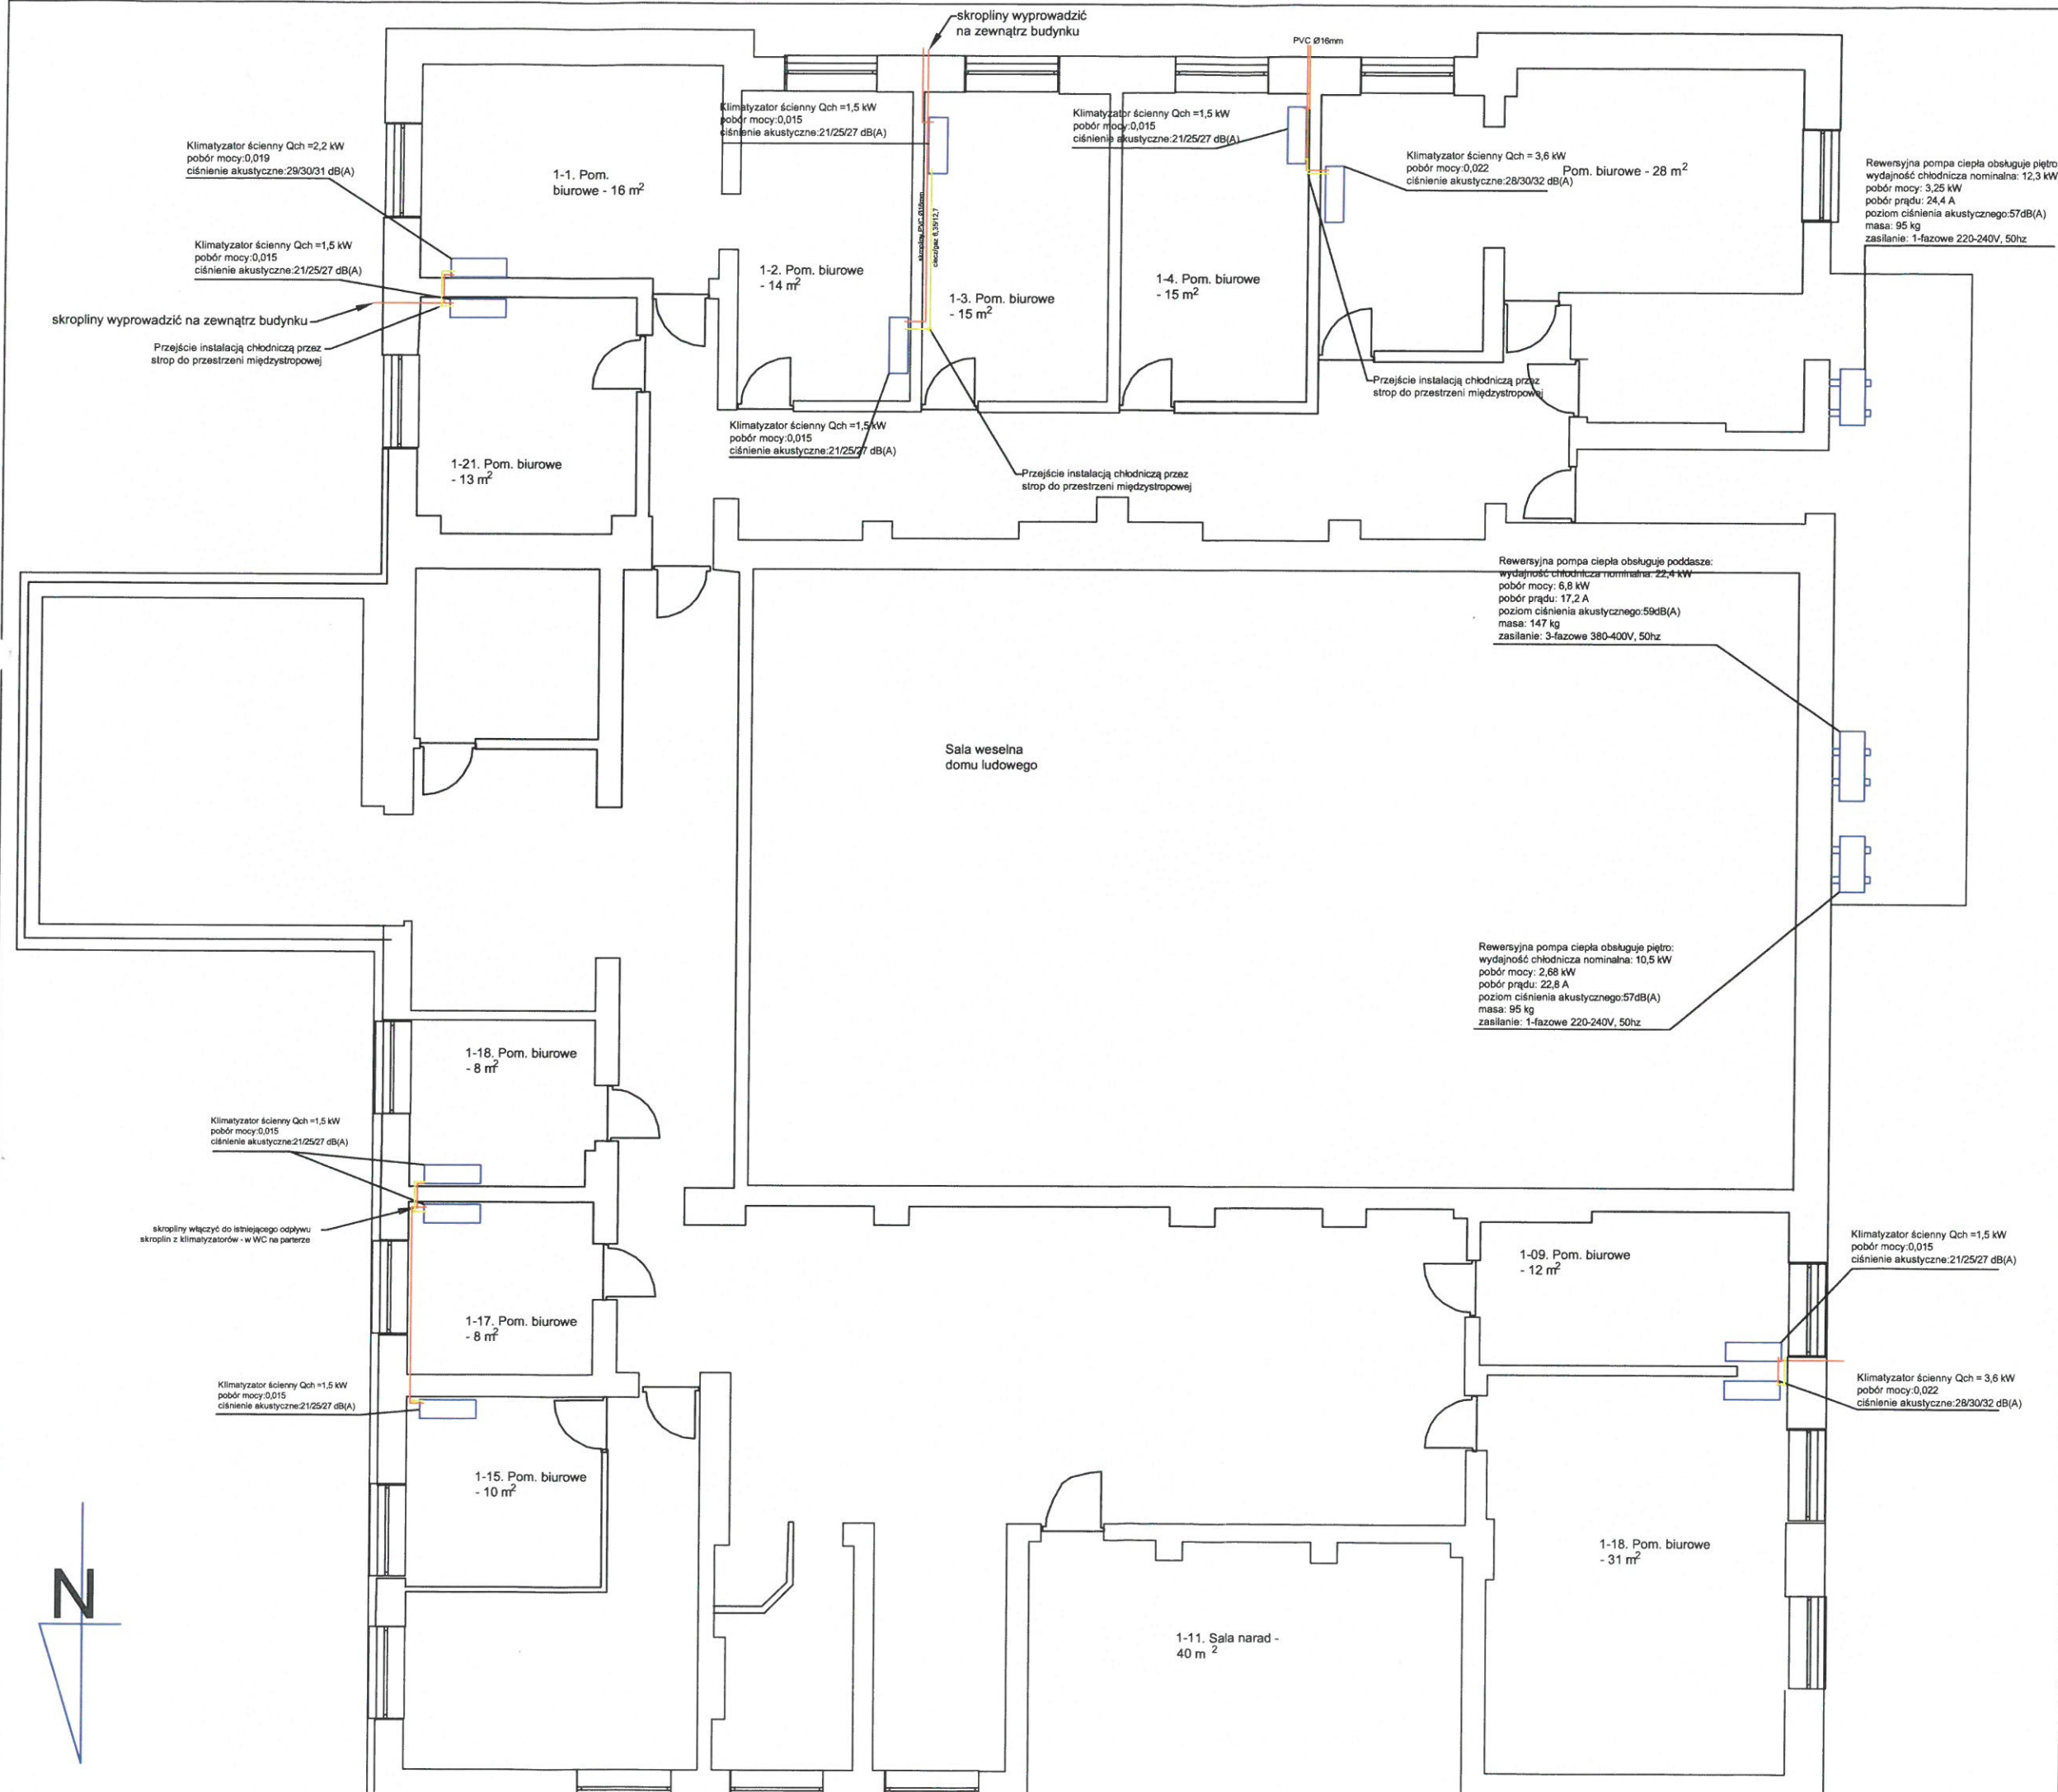

**UWAGA:**  
- należy sprawdzić odległości między jednostkami i rozdzielaczami, nie przekraczać zaleceń producenta z tym związanych

- przewody sterownicze oraz zasilające  
prowadzić wzdłuż linii freonowych.  
sterowanie PQE0,75mm<sup>2</sup> x 3  
zasilanie YDY 3x2,5 mm<sup>2</sup>

- podejścia instalacji pod urządzenia wewnętrzne  
wykonać w systemowych korytkach plastikowych  
w kolorze białym


- powstałe ubytki w ścianach zagipsować i pomalować, doprowadzić do stanu przed montażem

 Klimatyzator ścienny


— odpływ skroplin Ø16 mm

— instalacja chłodnicza - rury miedziane  
izolowane ciecz / gaz

|                                                                                                       |                       |                                                                                               |  |
|-------------------------------------------------------------------------------------------------------|-----------------------|-----------------------------------------------------------------------------------------------|--|
| Nazwa obiektu: PROJEKT WYKONAWCZY INSTALACJI KLIMATYZACJI W BUDYNKU DOMU LUDOWEGO W KROŚCIENKU WYŻNYM |                       | Nr rys. 1                                                                                     |  |
| Adres: KROŚCIENKO WYŻNE ul. Południowa 9 dz. 4011/2 i 4017/4                                          |                       |                                                                                               |  |
| INWESTOR: GMINA KROŚCIENKO WYŻNE                                                                      |                       |                                                                                               |  |
| Przedmiot rys. RZUT I PIĘTRA                                                                          |                       |                                                                                               |  |
| Skala: 1:100                                                                                          | Data: marzec 2016 r.  |                                                                                               |  |
| Projektował:                                                                                          | Nr. upr.: A-649-47/83 | Podpis:  |  |
| Opracował: mgr inż. Krzysztof Stronk                                                                  |                       | Podpis:  |  |

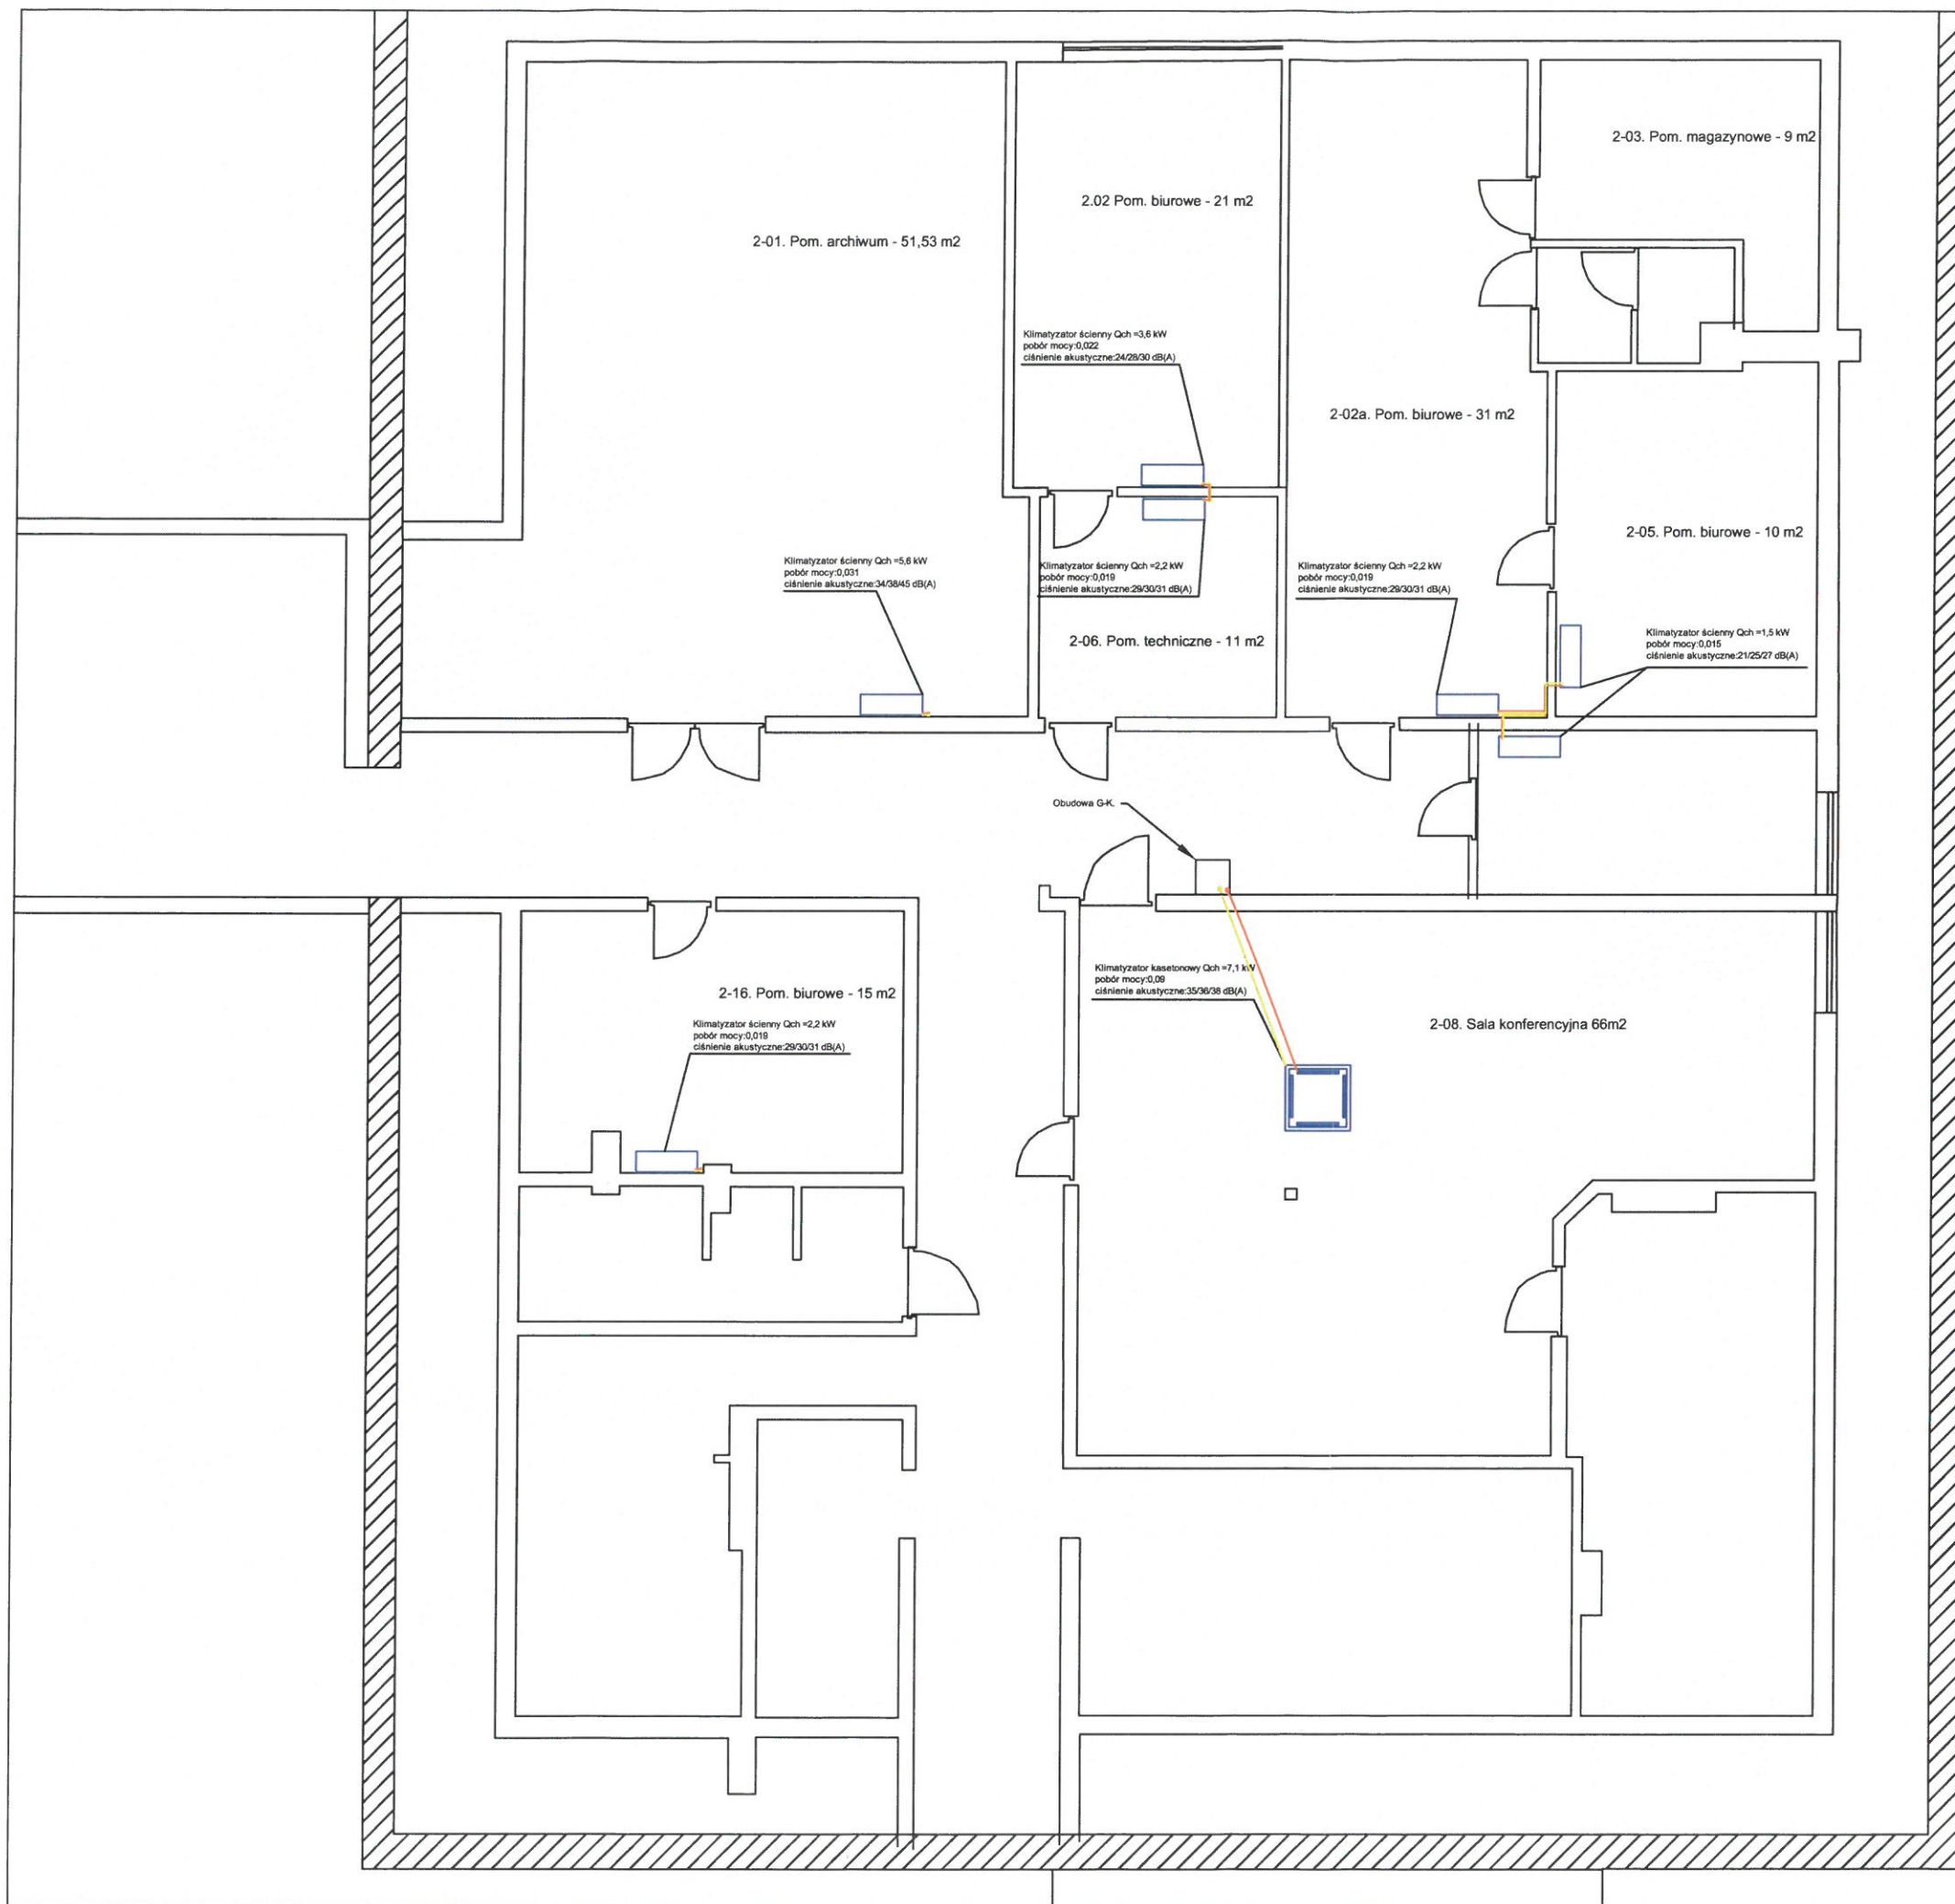

UWAGA:  
- należy sprawdzić odległości między jednostkami i rozdzielaczami, nie przekraczać zaleceń producenta z tym związanych  
- przewody sterownicze oraz zasilające prowadzić wzdłuż linii freonowych. sterowanie PQE0,75mm2 x 3 zasilanie YDY 3x2,5 mm2  
- podejścia instalacji pod urządzenia wewnętrzne wykonać w systemowych korytkach plastikowych w kolorze białym  
- powstałe ubytki w ścianach zagipsować i pomalować, doprowadzić do stanu przed montażem

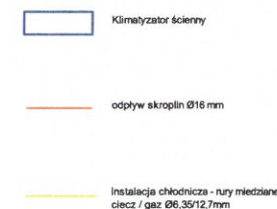

|                                                                                                       |                       |           |  |
|-------------------------------------------------------------------------------------------------------|-----------------------|-----------|--|
| Nazwa obiektu: PROJEKT WYKONAWCZY INSTALACJI KLIMATYZACJI W BUDYNKU DOMU LUDOWEGO W KROŚCIENKU WYŻNYM |                       |           |  |
| Adres: KROŚCIENKO WYŻNE ul. Południowa 9 dz. 4011/2 i 4017/4                                          |                       |           |  |
| INWESTOR: GMINA KROŚCIENKO WYŻNE                                                                      |                       |           |  |
| Przedmiot rys. RZUT PODDASZA                                                                          |                       |           |  |
| Skala: 1:100                                                                                          | Data: marzec 2016 r.  | Nr rys. 2 |  |
| Projektował: mgr inż. Grażyna Jaworska                                                                | Nr. upr.: A-649-47/83 | Podpis:   |  |
| Opracował: mgr inż. Krzysztof Stronk                                                                  |                       | Podpis:   |  |

## RZUT PRZESTRZENI MIĘDZYSTROPOWEJ

Rewersyjna pompa ciepła obsługuje piętro:  
wydajność chłodnicza nominalna: 12,3 kW  
pobór mocy: 3,25 kW  
pobór prądu: 24,4 A  
poziom ciśnienia akustycznego: 57dB(A)  
masa: 95 kg  
zasilanie: 1-fazowe 220-240V, 50hz

UWAGA:  
- należy sprawdzić odległości między jednostkami i rozdzielaczami oraz zachować zalecenia producenta

- przewody sterownicze oraz zasilające prowadzić wzdłuż linii freonowych.  
sterowanie PQE0,75mm<sup>2</sup> x 3  
zasilanie YDY 3x2,5 mm<sup>2</sup>

- dokładny przebieg instalacji może się różnić od przedstawionego ze względu na konstrukcję stalowe w przestrzeni międzystropowej, które należy ominąć przesuwając klimatyzator o kilkanaście cm lub inaczej trasując instalację

Rewersyjna pompa ciepła obsługuje poddasze:  
wydajność chłodnicza nominalna: 22,4 kW  
pobór mocy: 6,8 kW  
pobór prądu: 17,2 A  
poziom ciśnienia akustycznego: 59dB(A)  
masa: 147 kg  
zasilanie: 3-fazowe 380-400V, 50hz

Rewersyjna pompa ciepła obsługuje piętro:  
wydajność chłodnicza nominalna: 10,5 kW  
pobór mocy: 2,68 kW  
pobór prądu: 22,8 A  
poziom ciśnienia akustycznego: 57dB(A)  
masa: 95 kg  
zasilanie: 1-fazowe 220-240V, 50hz

ciecz/gaz 9,53/22,2 instalacja freonowa ciecz/gaz

(3) trójnik FQZH/01D

skropliny PVC fi=16 - fi=25 mm

przejście przez strop klimatyzacji z I piętra



|                                                                                                       |                          |             |
|-------------------------------------------------------------------------------------------------------|--------------------------|-------------|
| Nazwa obiektu: PROJEKT WYKONAWCZY INSTALACJI KLIMATYZACJI W BUDYNKU DOMU LUDOWEGO W KROŚCIENKU WYŻNYM |                          |             |
| Adres: KROŚCIENKO WYŻNE                                                                               |                          |             |
| INWESTOR: GMINA KROŚCIENKO WYŻNE                                                                      |                          |             |
| Przedmiot rys. RZUT PRZESTRZENI MIĘDZYSTROPOWEJ                                                       |                          |             |
| Skala: 1:100                                                                                          | Data: marzec 2016 r.     | Nr rys. 3   |
| Projektował:<br>mgr inż. Grażyna Jaworska                                                             | Nr. upr.:<br>A-649-47/83 | Podpis:<br> |
| Opracował:<br>mgr inż. Krzysztof Stronk                                                               |                          | Podpis:<br> |